

consulenza opere meccaniche - elettriche



Via U. Moggioli, 1 - 38121 Trento  
Tel. 0461.828050  
unitec@unitecgroup.it

Ing.  
**Oscar Nichelatti**  
firma progettista

consulenza strutture



Via Bezzeca, 11 - 38122 Trento  
Tel. 0461.1750505  
tecnico@pro-eng.it

Ingg.  
**Lorenzo Cestari**  
**Claudio Cristoforetti**  
firma progettista

firma progettista

**MARIO AGOSTINI ARCHITETTO**  
Viale N. Bobognini 48 - 38122 Trento  
Tel. 0461.915323 - Fax. 0461.397177  
studio@marioagostini.it

committente  
Comune di Peio  
Via G. Casarotti 31  
38024 Cogolo di Peio

progetto  
C.C. Peio: p.ed. 549 e p.f. 4124/1  
Struttura di servizio presso la stazione  
di monte della funivia Peio 3000

titolo

Pianta primo piano

lav. n.  
**ET**  
**312.2.02**

scala  
1: 50  
data  
Agosto 2018  
formato  
A1: 594 x 840  
aggiornamenti


firma progettista  
**ORDINE DEGLI ARCHITETTI  
DELLA PROV. DI TRENTO**  
Dott. Arch. **MARIO AGOSTINI**  
ISCRIZIONE ALBO N° 628

protocollo

200 / Peio3k

POSSIBILI IN COMBINAZIONE A BUFFET

## BAR - RISTORANTE

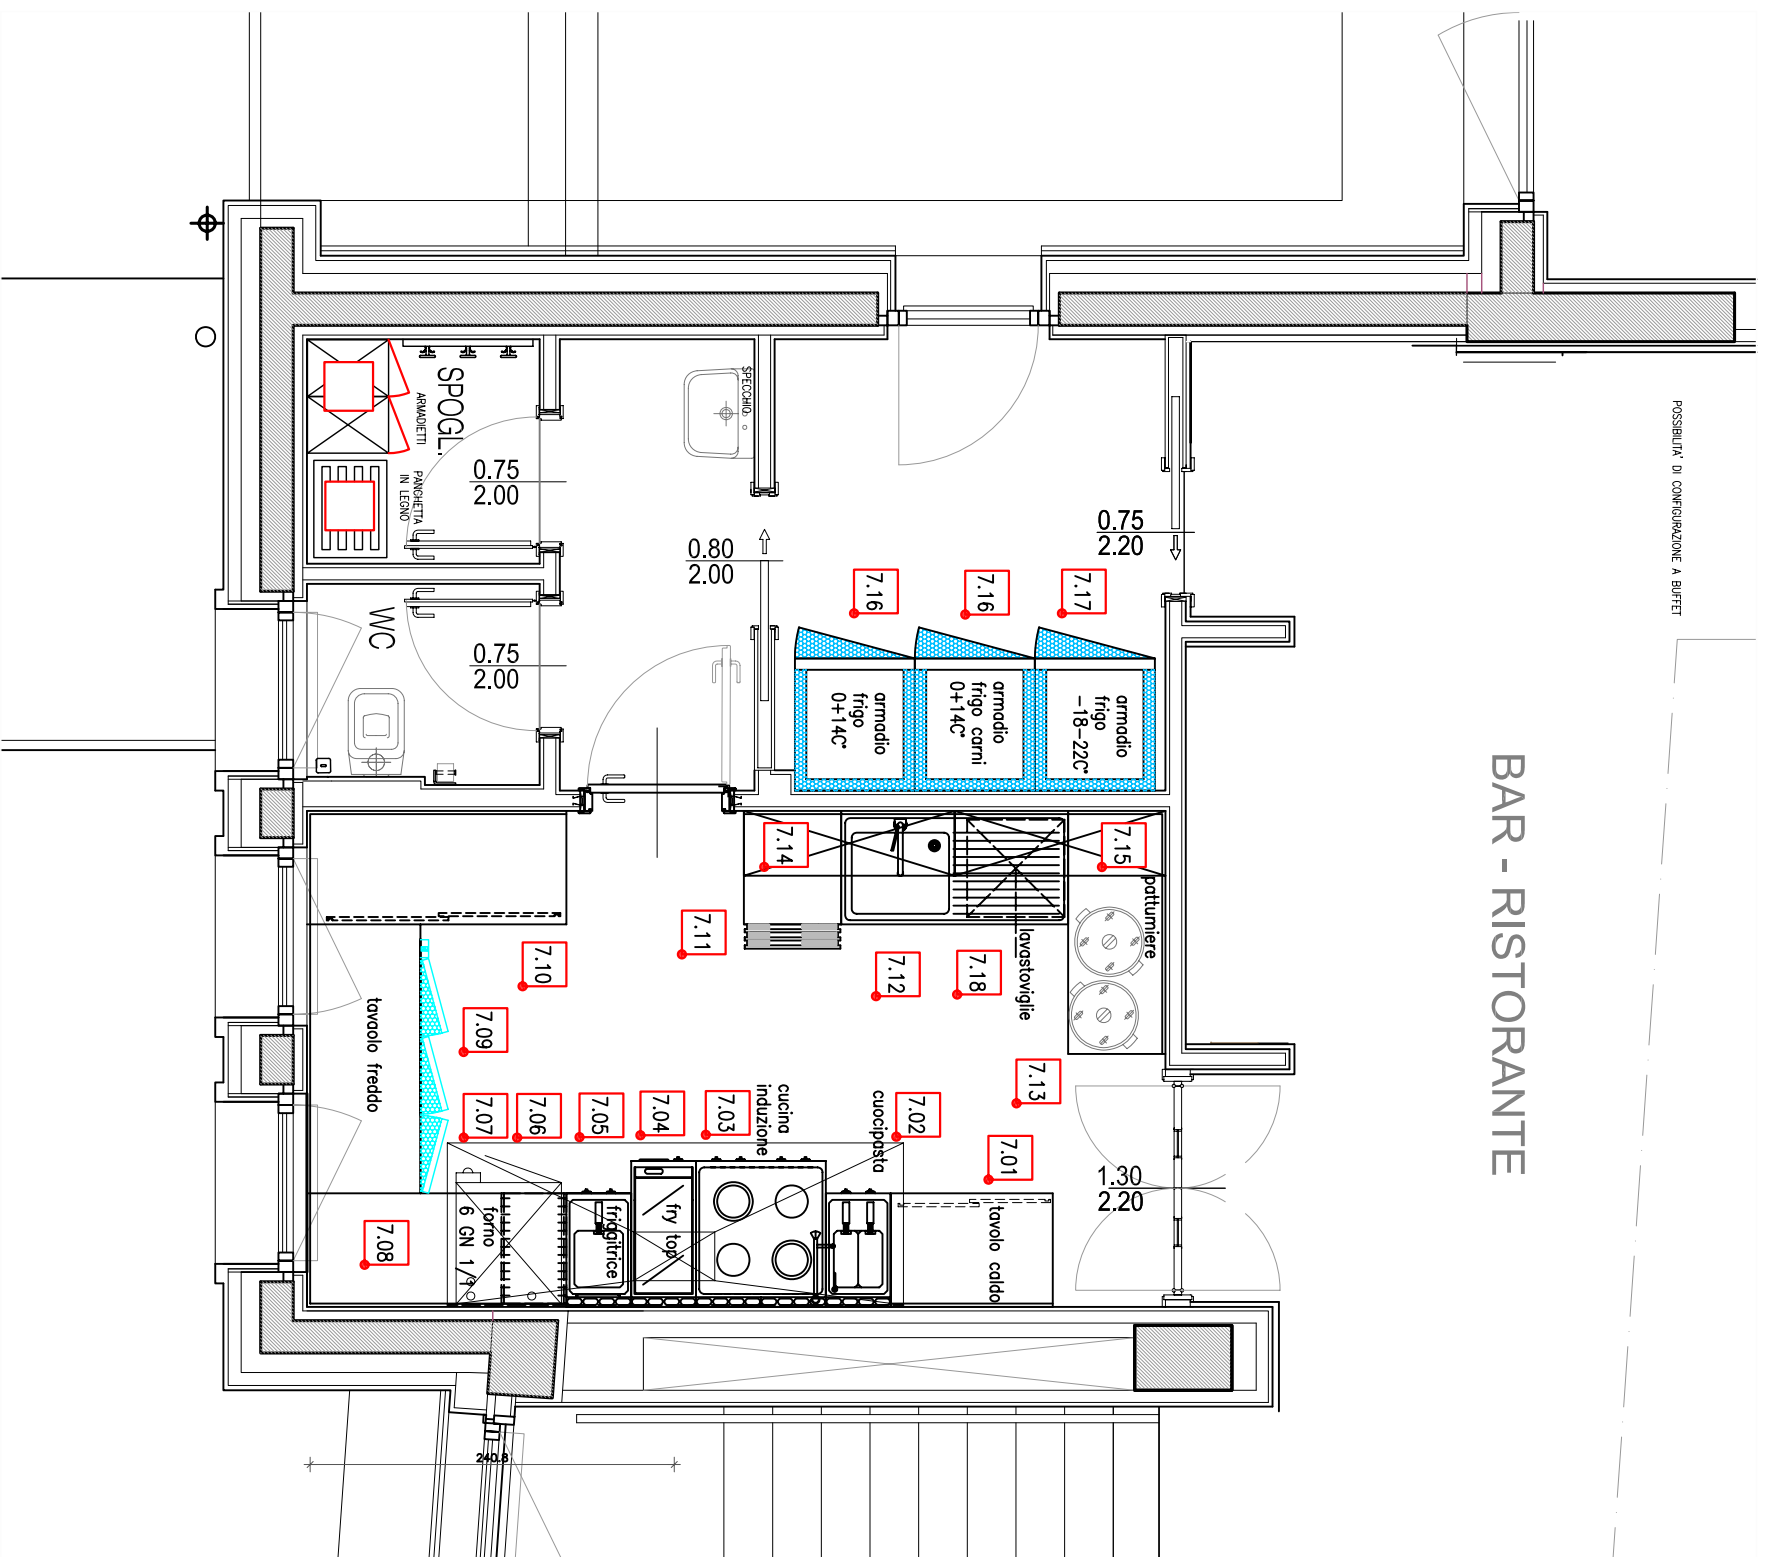

# PIANTA ARREDAMENTO CUCINA

**aggiornato al 9 settembre 2021**

**GUERRERESCHI  
ASSOCIATI**  
dott. arch. Thomas Guerreschi  
dott. arch. Stefano Mazzoldi  
geom. Claudio Falcieri

Il Progettista:

Il Direttore Lavori:

Titolo:

**PROGETTO DI ARREDAMENTO**  
Struttura di servizio presso la stazione di monte della funivia Peio 3000 in C.C. Peio: p.ed. 549 e p.f. 4124/1

Oggetto:

**PIANTA**

**S T A T O P R O G E T T O**

N° tav.:

**001**

Settore:

**Pr. 2A**

Scala:

**1:50**

Iter:

Presentazione 1: 28 aprile 2021  
Presentazione 2: 20 maggio 2021  
Presentazione 3: 17 giugno 2021  
Presentazione 4: 6 luglio 2021

Autorizzazioni precedenti:

...

Committente: **Comune di Peio - Via G. Casarotti 31**


38024 Cogole di Peio (TN)

File:

Aggiornamenti: 15.09.2021

www.studioguerreschi.it  
via udinese n. 5  
38066 riva del Garda - TN  
telefono 0464-556655  
fax 0464-556656  
p.i.v.a 02265120226



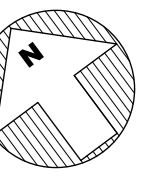

consulenza opere meccaniche - elettriche



Via U. Moggioli, 1 - 38121 Trento  
Tel. 0461.828050  
unitec@unitecgroup.it

Ingg.  
**Oscar Nichelatti**  
firma progettista

consulenza strutture



Via Bezzeca, 11 - 38122 Trento  
Tel. 0461.915323  
tecnico@pro-eng.it

Ingg.  
**Lorenzo Cestari**  
**Claudio Cristoforetti**  
firma progettista

consulenza strutture

MARIO AGOSTINI ARCHITETTO

Viale N. Bolognini 48 - 38122 Trento  
Tel. 0461.915323 - Fax. 0461.397177  
studio@marioagostini.it

committente  
Comune di Peio  
Via G. Casarotti 31  
38024 Cogolo di Peio

progetto  
C.C. Peio: p.ed. 549 e p.f. 4124/1  
Struttura di servizio presso la stazione di  
monte della funivia Peio 3000

titolo  
**Pianta piano terra**

tav. n.  
**ET**  
**312.2.01**

scala  
**1:50**

data  
**Agosto 2018**

formato  
**A1: 594 x 841**

aggiornamenti  
A - 07/20 - pavimento garage

firma progettista

protocollo

**200 / Peio3k**

